

**Uchwała Nr XIX /86/2025
Rady Gminy Rąbino
z dnia 28 listopada 2025 r.**

**w sprawie wyrażenia zgody na ustanowienie służebności przesyłu
na rzecz Energa-Operator Spółka Akcyjna**

Na podstawie art. 18 ust. 2 pkt 9 lit. a ustawy z dnia 8 marca 1990 r. o samorządzie gminnym (Dz. U. z 2025 r., poz. 1153) i art. 13 ust. 1 ustawy z dnia 21 sierpnia 1997 roku o gospodarce nieruchomościami (Dz. U. z 2024 r. poz. 1222 z późn. zm.) oraz art. 305¹ ustawy z dnia 23 kwietnia 1964 r. Kodeks Cywilny (Dz. U. z 2025 r. poz. 1071) **Rada Gminy Rąbino uchwala, co następuje:**

§ 1. 1. Wyraża się zgodę na ustanowienie służebności przesyłu na części nieruchomości stanowiących własność gminy Rąbino, oznaczonych w ewidencji gruntów jako działka **nr 127 obręb Rąbino** i związaną z realizacją zadania inwestycyjnego i usadowienia urządzeń elektroenergetycznych w postaci:

- linii kablowej niskiego napięcia nN 0,4 kV o długości 26 m w pasie służebności o szerokości 0,5 m i powierzchni 13 m²

- rozdzielniczy kablowej o wymiarach 0,90 m x 0,30 m i powierzchni 0,27 m².

2. Szczegółowe warunki służebności przesyłu zostaną określone w oświadczeniu w formie aktu notarialnego o ustanowieniu służebności przesyłu, którego integralną część będzie stanowiła mapa określająca zakres służebności przesyłu.

3. Przebieg służebności, o której mowa w ust. 1 określa załącznik graficzny nr 1 do uchwały.

§ 2. Wykonanie uchwały powierza się Wójtowi Gminy Rąbino.

§ 3. Uchwała wchodzi w życie z dniem podjęcia.

SESJA RADY GMINY
w Rąbinie dnia 28.11.2025 r.
ustawowy skład Rady Gminy 15
obecnych 10
za 10
przeciw
wstrzymujących się



Przewodniczący
Rady Gminy
Grzegorz Chotuj

Projektowane przyłącze kablowe nn-0,4kV
kablem NA2XY4x120mm² o dŁ.L=26m
RABINO dz.nr 127

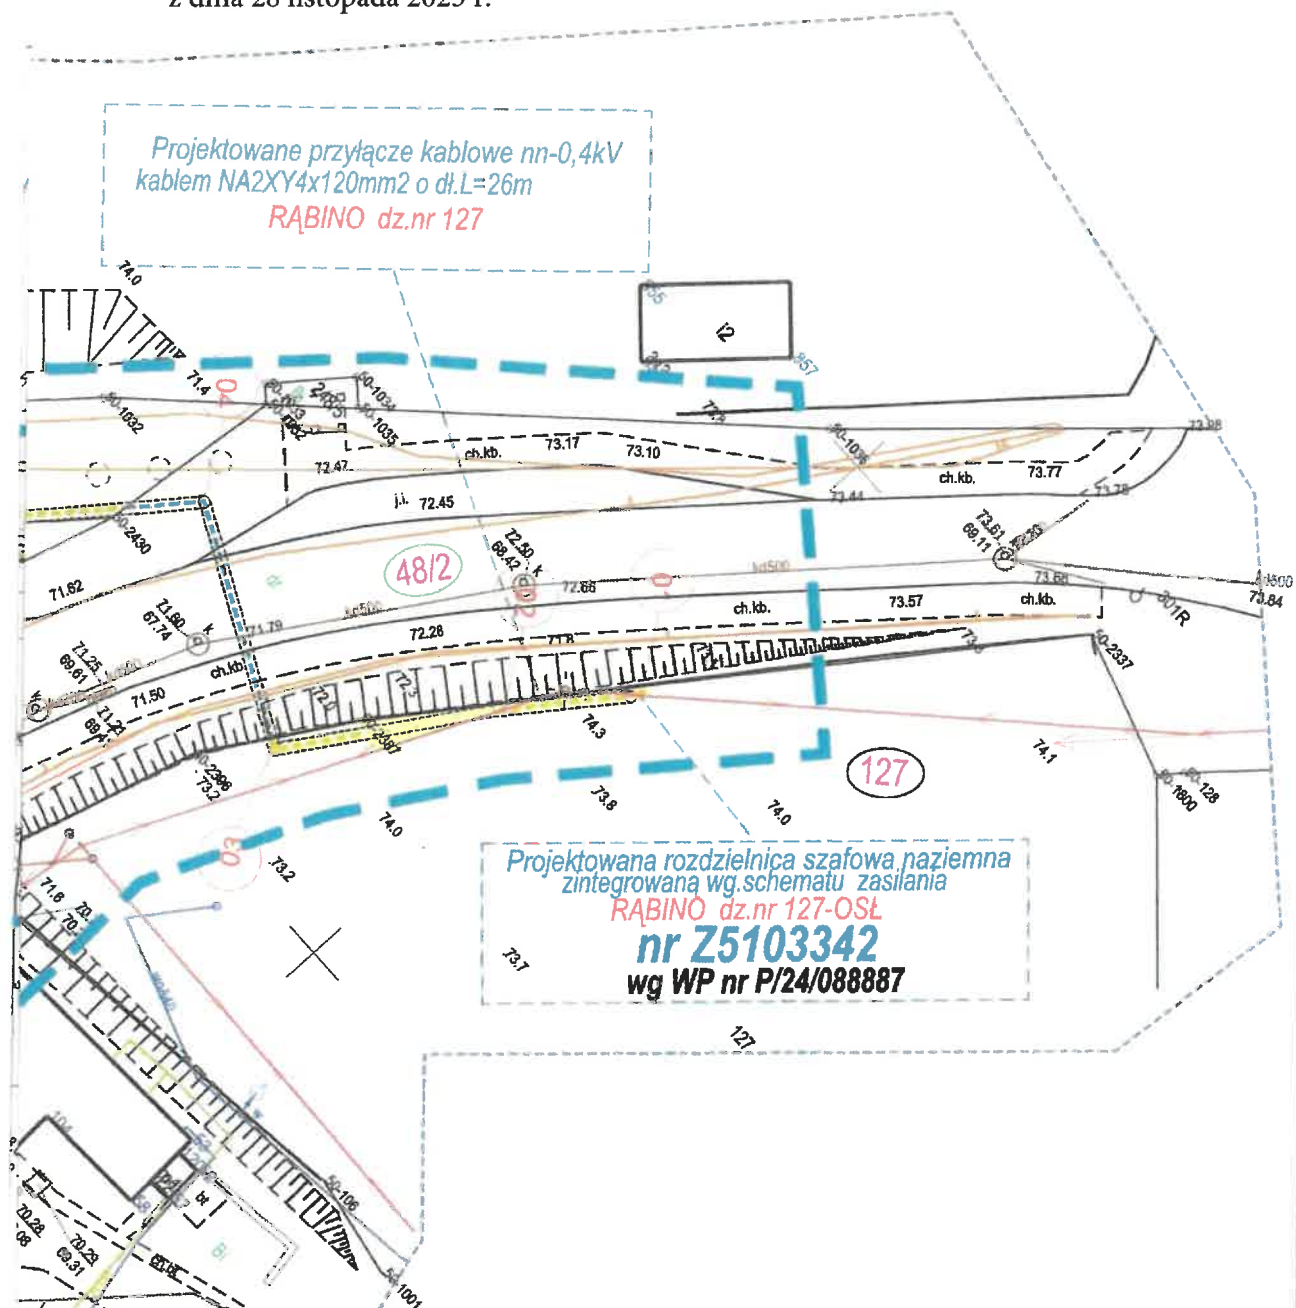


Table 1

Pracownia projektowa:		Wojciech Chmielewski 02-454 Warszawa ul. Szczepańska 26		email: kont@npro.pl NIP 872-172-54-98	
		Specjalność : IT-ELEKTROENERGETYKA -Projektowanie			
Inwestor: ENERGA-OPERATOR S.A Oddział w Koszalinie					
75-950 Koszalin ul.Morska 10					
Tytuł projektu:		Przyłącze kablowe nn-0,4kV-zasilanie OSŁ ze st.ltr. 15/0,4kV nr 10922 "Rąbino Młyn" w m. Rąbino dz.nr 48/2,105, 127		Stadium opac.: P-B-W	
				Nr nr.: E-02	
				Skala: 1:500	
Temat rysunku:		PROJEKT ZAGOSPODAROWANIA TERENU			
Projektant:		Ryszard Chmielewski		UAM/U17343/7462	
Sprawdził:		Tech. elek. Ryszard Chmielewski		592-151MZU/2025	
Data:		02/2025		250263/1	

UAW/U7342/74/92
Tech. elek. Kysar & Chemik 1592-151MZU/2025
Uprawnienia budowlane do elektryczności 2500263/1
i nadzoru w zakresie instalacji elektrycznych
UAW/U/7342/74/92 ZAP/IE/0928/01